




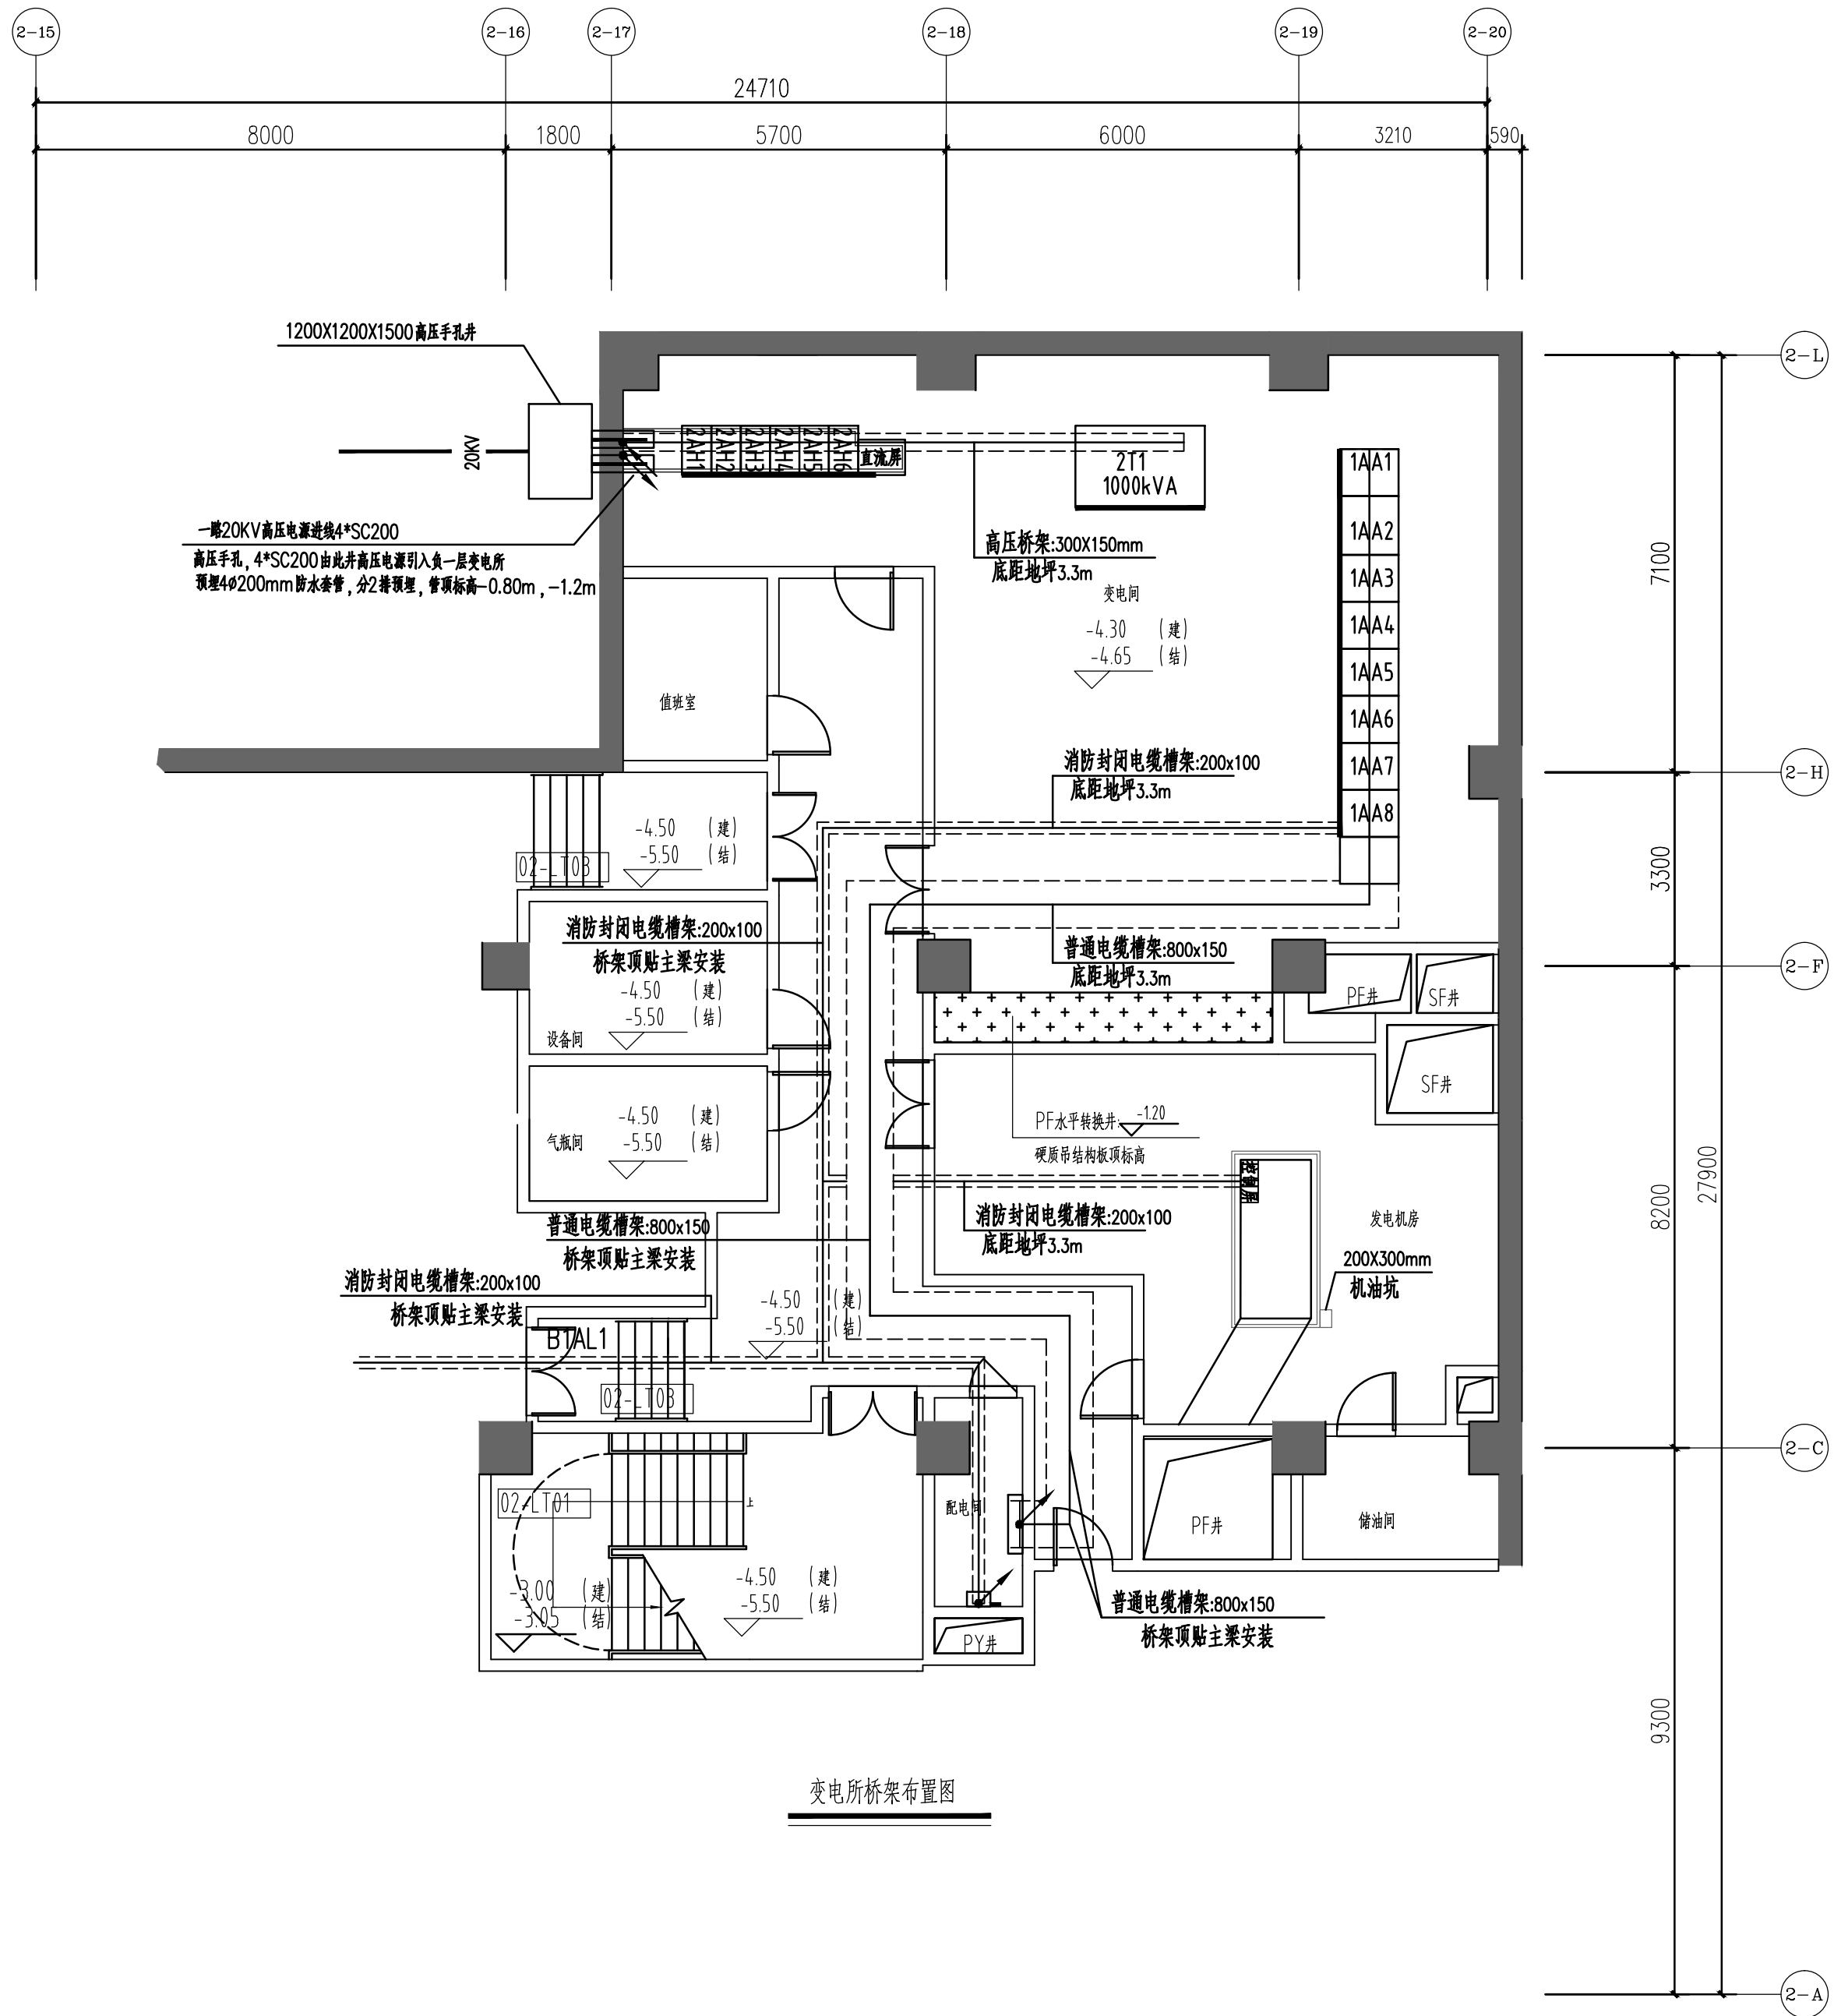

变电所桥架布置图

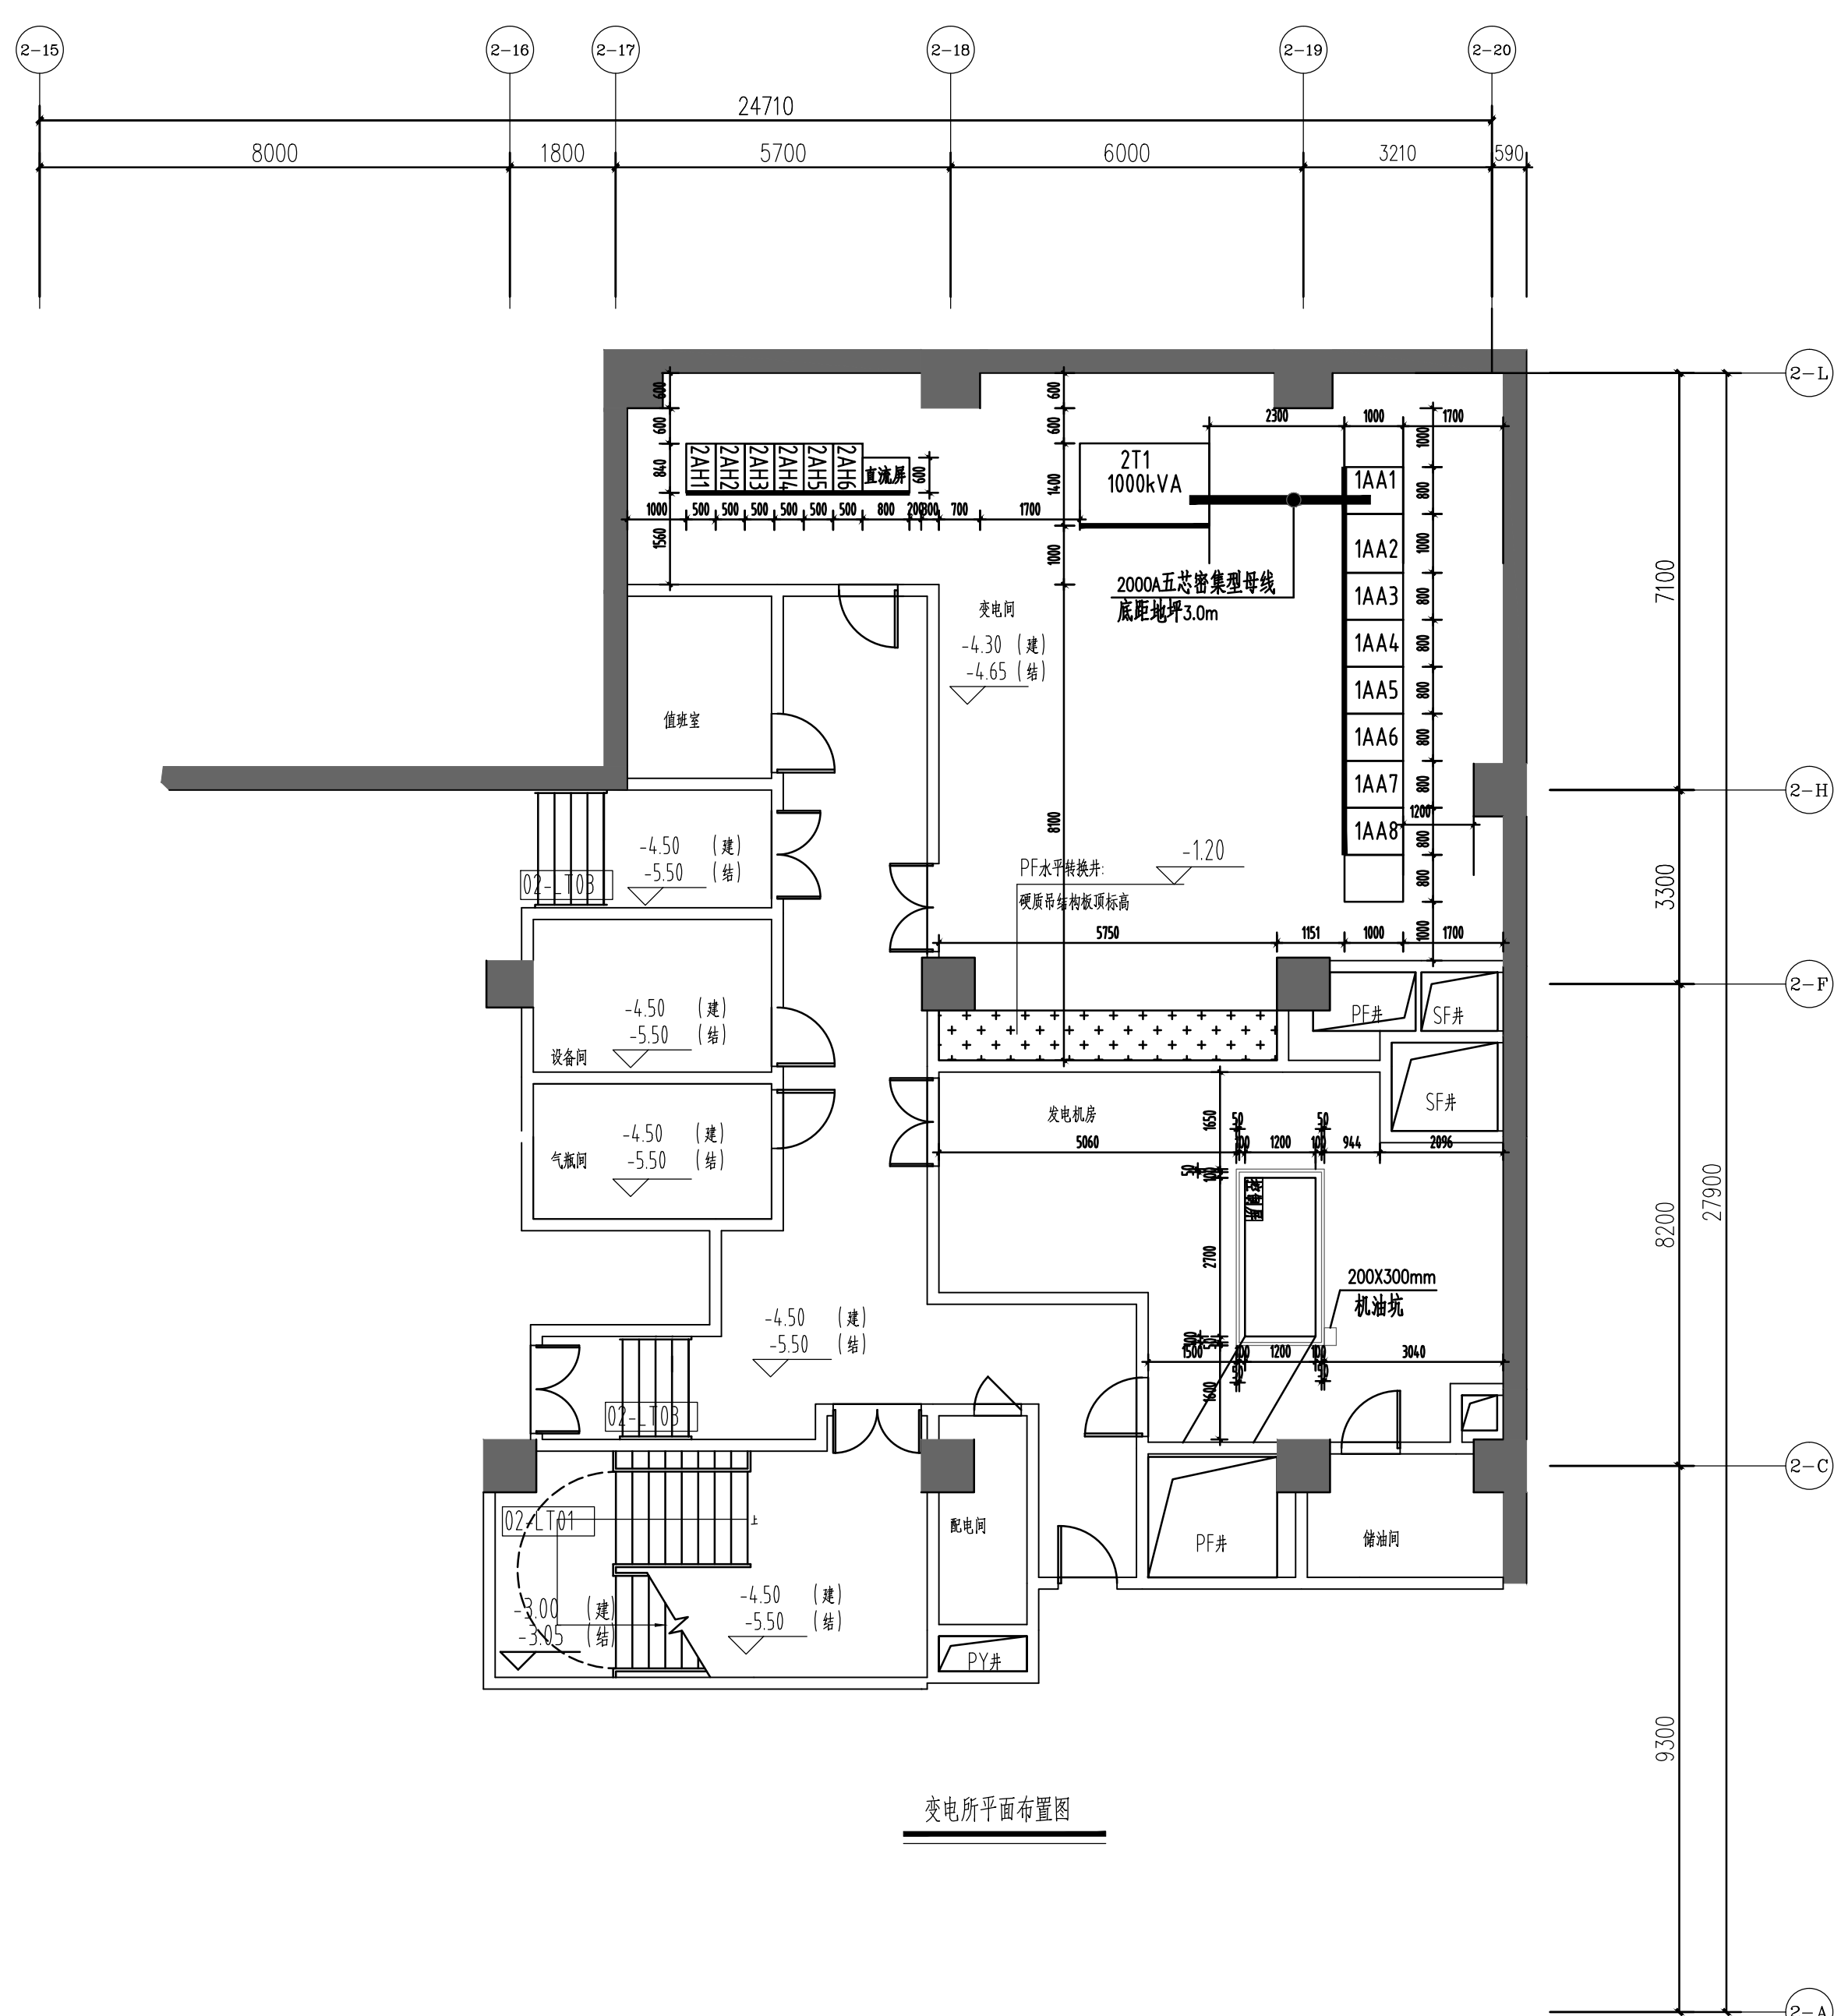

变电所平面布置图

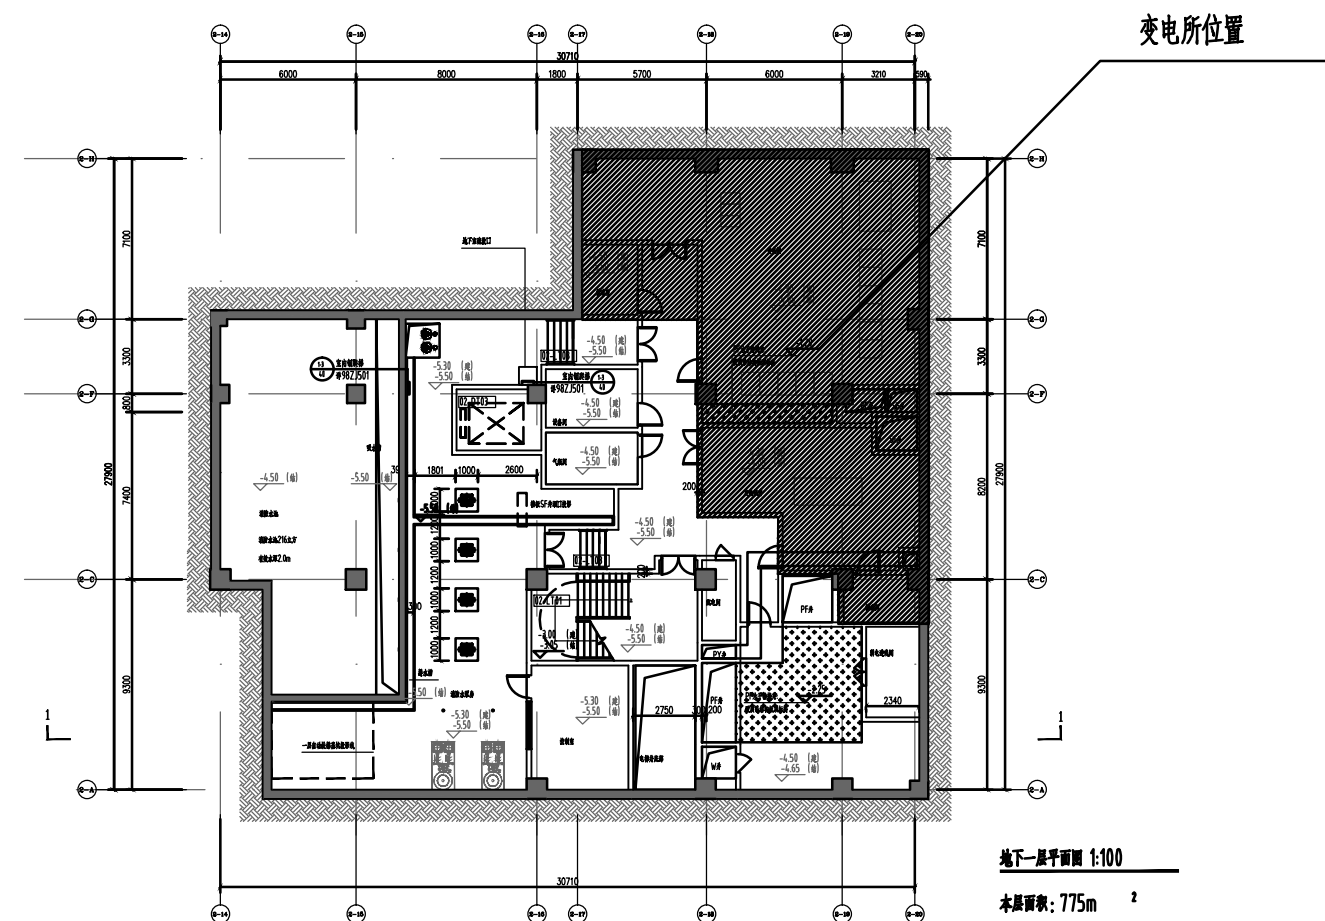

变电所位置图

建设单位: 深圳市地铁集团有限公司
CLIENT:



奥意建筑工程设计有限公司
A+E Design Co., Ltd.
甲级资质 A144002927
Class A Qualification, No. A144002927
建筑行业(建筑工程)甲级
Architectural Engineering Design, Class A
电子通信广电行业(电子工程)甲级
Electronic Engineering Design, Class A
网址 (URL): <http://www.ae-design.cn>

合作设计单位:
CODESIGN
利安顾问(中国)有限公司
LEIGH & ORANGE LTD.
香港湾仔道77号
太子坊多间文匯中心8801室
801, DORSET HOUSE,
TAI KOO PLAZA, 879 KING'S ROAD,
HONG KONG
TEL: (852) 2500 1000
FAX: (852) 2500 1000
www.leighorange.com.hk

盖章区
STAMP AREA

3	2020.10	施工图
2	2017.06.20	施工图
1	2016.12.30	报审施工图
版次	发行日期	摘要
REV	ISSUE DATE	DESCRIPTION
发行记录		
工 艺	左新明	
通 信		
电 气		
气 保 站		
暖通空调	陈君	
排水排水	吴宗俊	
结 构	黄卓	
建筑总图	廖惠芬	
专 业	姓 名	签 署
DISCIPLINE	FULL NAME	SIGNATURE
会 签		
项目总负责	孙 明	
项目总负责	吴昌伟	
审 定	张国庆	
审 核	张国庆	
专业负责人	卢江华	
设 计	余培贤	
绘 图	余培贤	
联 系	姓 名	签 署
DUTY	FULL NAME	SIGNATURE
设计签署		
设计阶段	施工图	专 业
JOB STAGE	DISCIPLINE	电 气
项目名称	地铁前海时代广场T201-0071	
PROJECT	宗地项目一期(7-1号地块)	
子项名称	公交首末站及公配	
ITEM		
图 名	变电所设备及桥架平面布置图	
DWG TITLE		
工 程 号	子项号	图 号
PROJECT NO.	ITEM NO.	DWG NO.
14-002	02	DE-D12
比 例	1:100	
SCALE		