


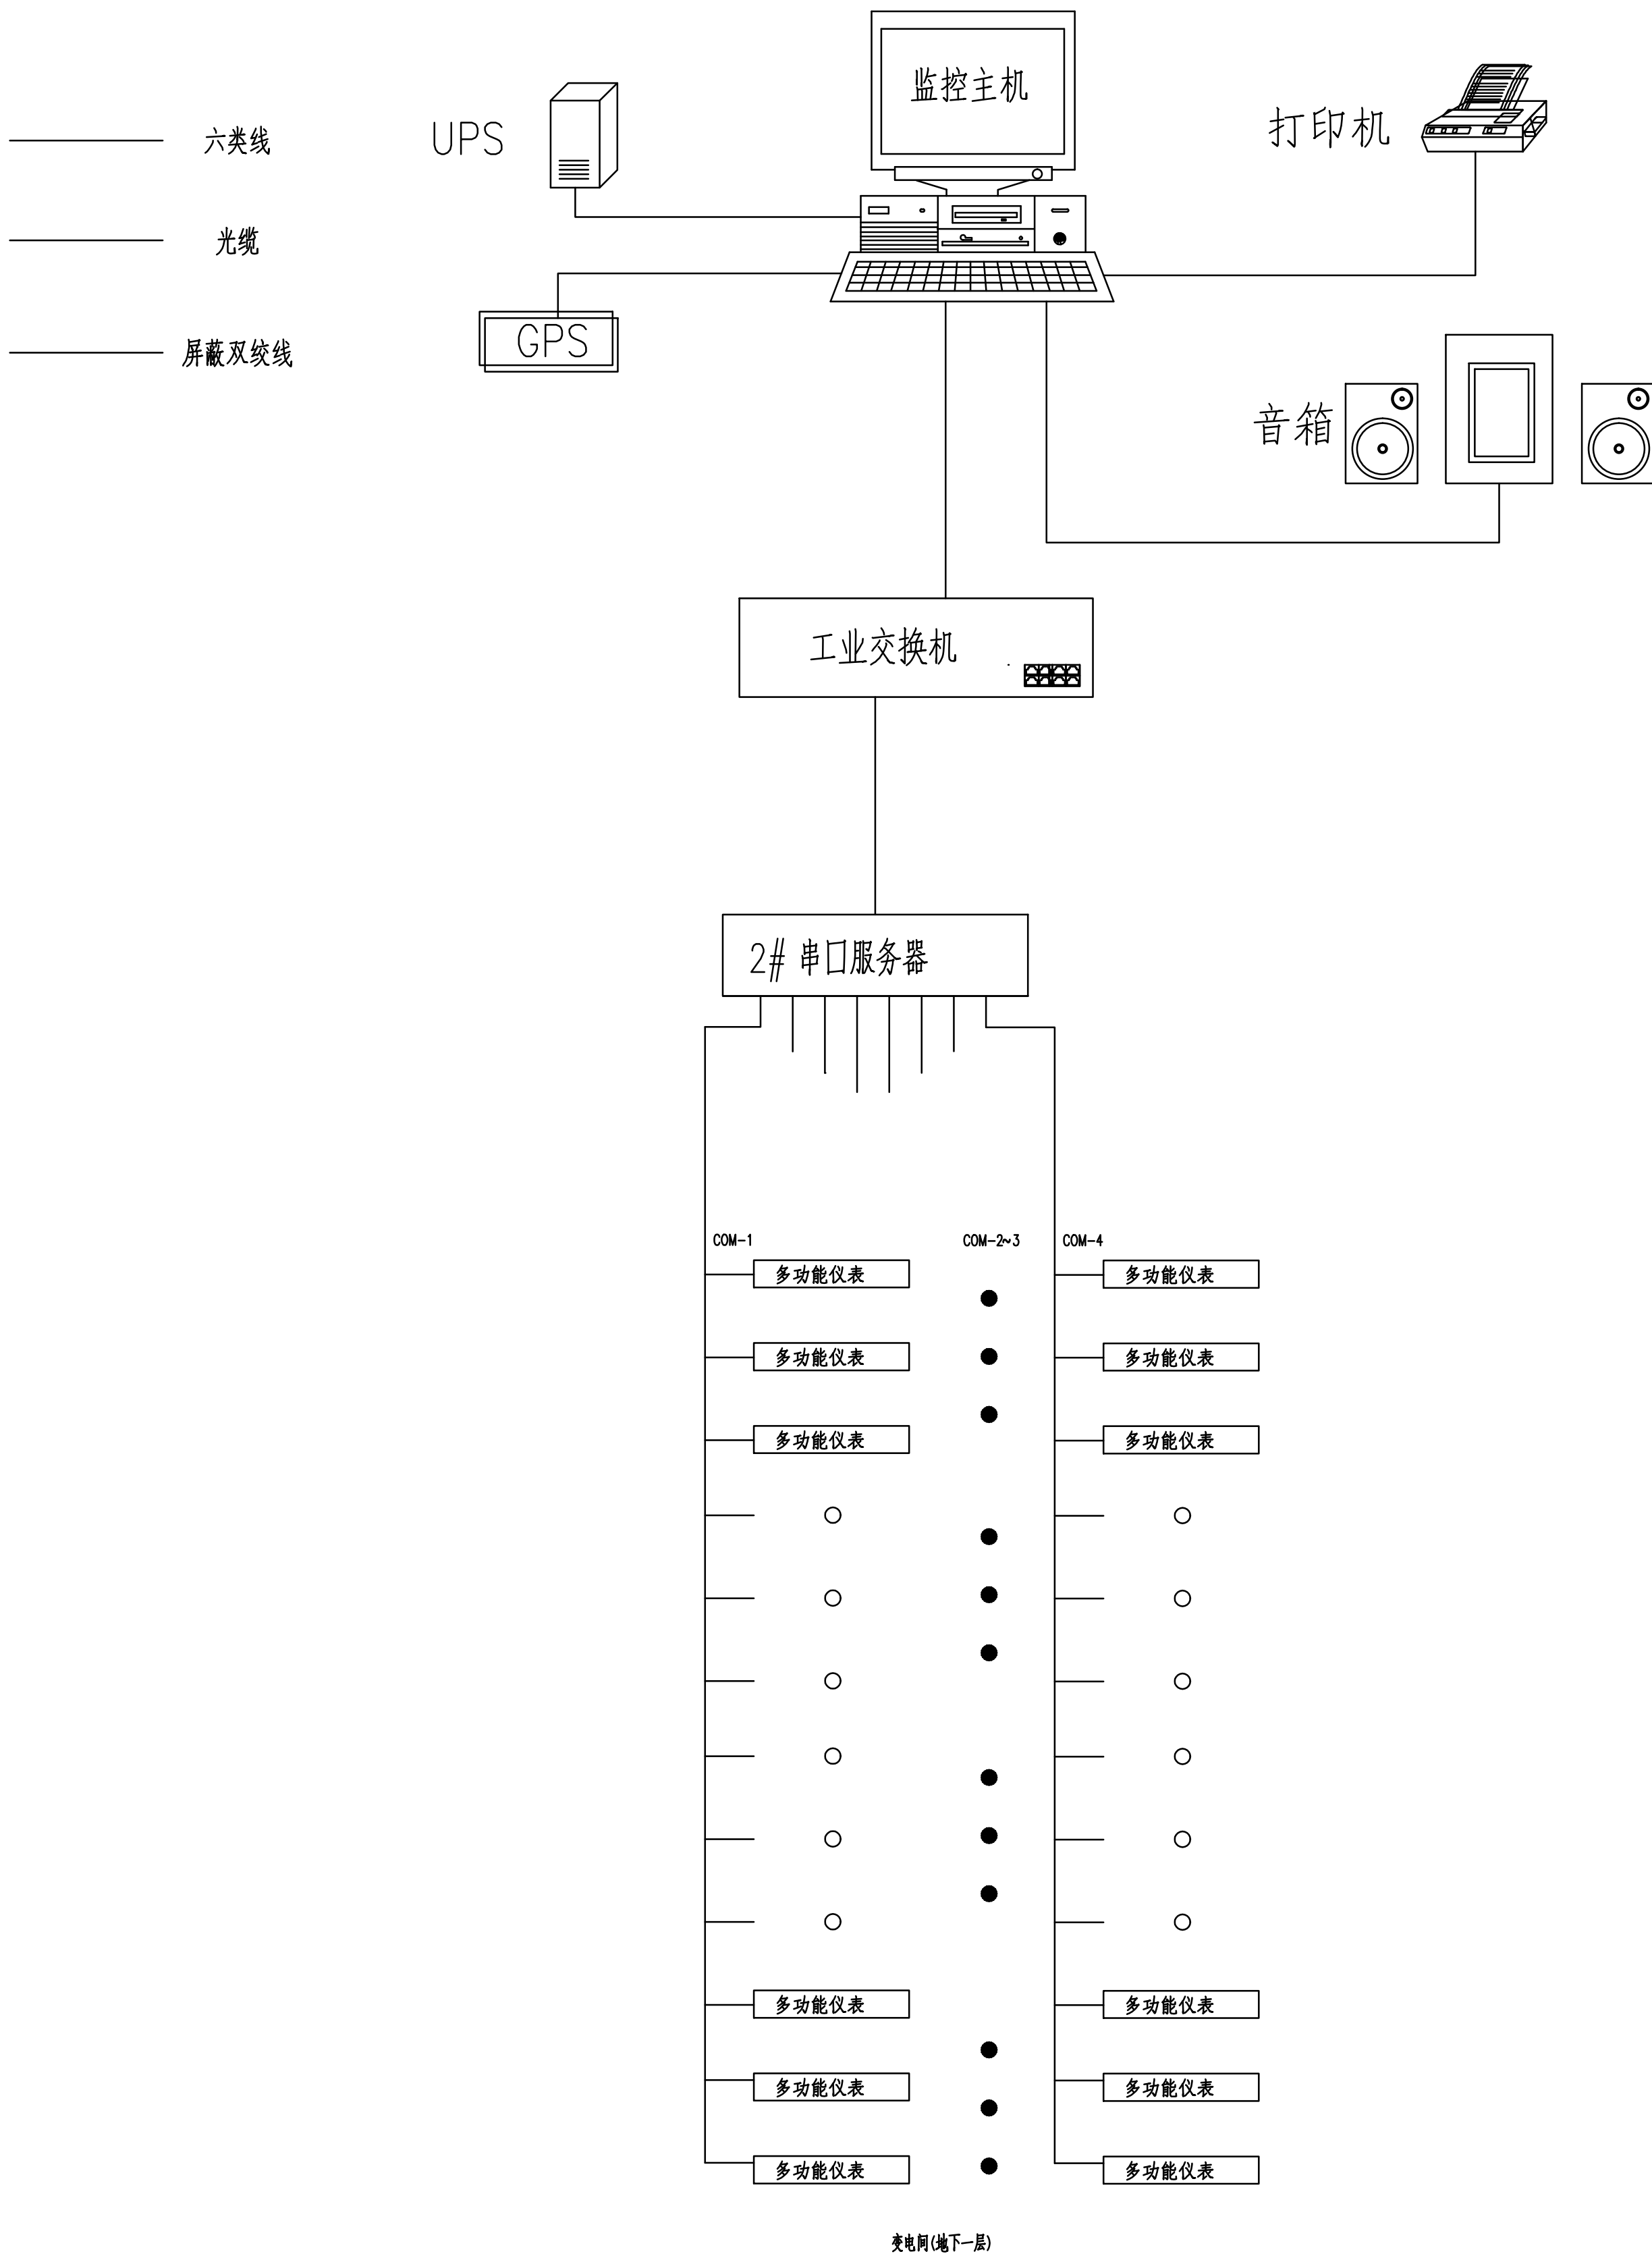

说明：

- 1、本监控系统能够实现对各个回路的实时数据监控；
- 2、监控主机配备UPS、打印机；
- 3、监控系统设备留有余量作为备用；
- 4、监控系统所用设备质量可靠，具备光电隔离保护功能；
- 5、本图为监控系统总拓扑图，UPS、GPS、打印机、监控主机以及交换机安装在监控室内。
- 6、通讯线采用RVSP2×1.0屏蔽双绞线，屏蔽层单端接地。
- 7、仪表间通讯跨接采用菊花链形式。
- 8、第三方仪器需具备RS485通讯功能或可转化为RS485信号。

建设单位： 深圳市地铁集团有限公司  
CLIENT:

**A+E 奥意建筑**  
A+E DESIGN

奥意建筑工程设计有限公司  
A+E Design Co.,Ltd.  
甲级资质 A144002927  
Class A Qualification, No. A144002927  
建筑行业(建筑工程)甲级  
Architectural Engineering Design, Class A  
电子通信广电行业(电子工程)甲级  
Electronic Engineering Design, Class A  
网址 (URL): <http://www.ae-design.cn>

合作设计单位:  
CODESIGN

**L+O** 利安顾问(中国)有限公司  
LEIGH & ORANGE LTD.  
香港美孚道77号  
24楼2401室(香港88601室)  
801, DORSET HOUSE,  
77A, MID-LEVELS, 77A KING'S ROAD,  
HONG KONG  
TEL: 852 2501 1922  
FAX: 852 2501 1923  
www.leigh-orange.com

盖章区  
STAMP AREA

|                            |                                     |                   |
|----------------------------|-------------------------------------|-------------------|
|                            |                                     |                   |
| 3                          | 2020.10                             | 施工图               |
| 2                          | 2017.06.20                          | 施工图               |
| 1                          | 2016.12.30                          | 报审施工图             |
| 版次<br>REV.                 | 发行日期<br>ISSUE DATE                  | 摘要<br>DESCRIPTION |
| 发行记录表<br>ISSUE RECORD      |                                     |                   |
| 工 艺                        | 左新明                                 |                   |
| 通 信 信 息                    |                                     |                   |
| 电 气                        |                                     |                   |
| 气 体 保 护 力                  |                                     |                   |
| 暖通空调                       | 陈君                                  |                   |
| 给排水                        | 吴宗俊                                 |                   |
| 结 构                        | 黄卓                                  |                   |
| 建筑总图                       | 廖惠芬                                 |                   |
| 专 业<br>DISCIPLINE          | 姓 名<br>FULL NAME                    | 签 署<br>SIGNATURE  |
| 会 签<br>COORDINATION        |                                     |                   |
| 项目总负责<br>PRIMARY CUSTodian |                                     |                   |
| 项目负责<br>PROJECT MANAGER    | 孙 明                                 | 2409              |
| 审 定<br>APPROV              | 吴昌伟                                 | 2409              |
| 审 核<br>EXAMIN              | 张国庆                                 | 2409              |
| 专业负责<br>MAIN ENGINEER      | 张国庆                                 | 2409              |
| 校 对<br>CHECK               | 卢江华                                 | 2409              |
| 设 计<br>DESIGN              | 余培贤                                 | 余培贤               |
| 绘 图<br>DRAWING             | 余培贤                                 | 余培贤               |
| 职 务<br>DUTY                | 姓 名<br>FULL NAME                    | 签 署<br>SIGNATURE  |
| 设 计 签 署<br>SIGNATURE       |                                     |                   |
| 设计阶段<br>JOB STAGE          | 施工图                                 | 专 业<br>DISCIPLINE |
| 项目名称<br>PROJECT            | 地铁前海时代广场T201-0071<br>宗地项目一期(1-1号地块) |                   |
| 子项名称<br>ITEM               | 公交首末站及公配                            |                   |
| 图 名<br>DWG. TITLE          | 电力监控系统结构图                           |                   |
| 工 程 号<br>PROJECT NO.       | 子项号<br>ITEM NO.                     | 图 号<br>DWG. NO.   |
| 14-002                     | 02                                  | DE-G03            |
| 比 例<br>SCALE               | 1:100                               |                   |
| 版 次<br>REV.                | 3                                   |                   |