


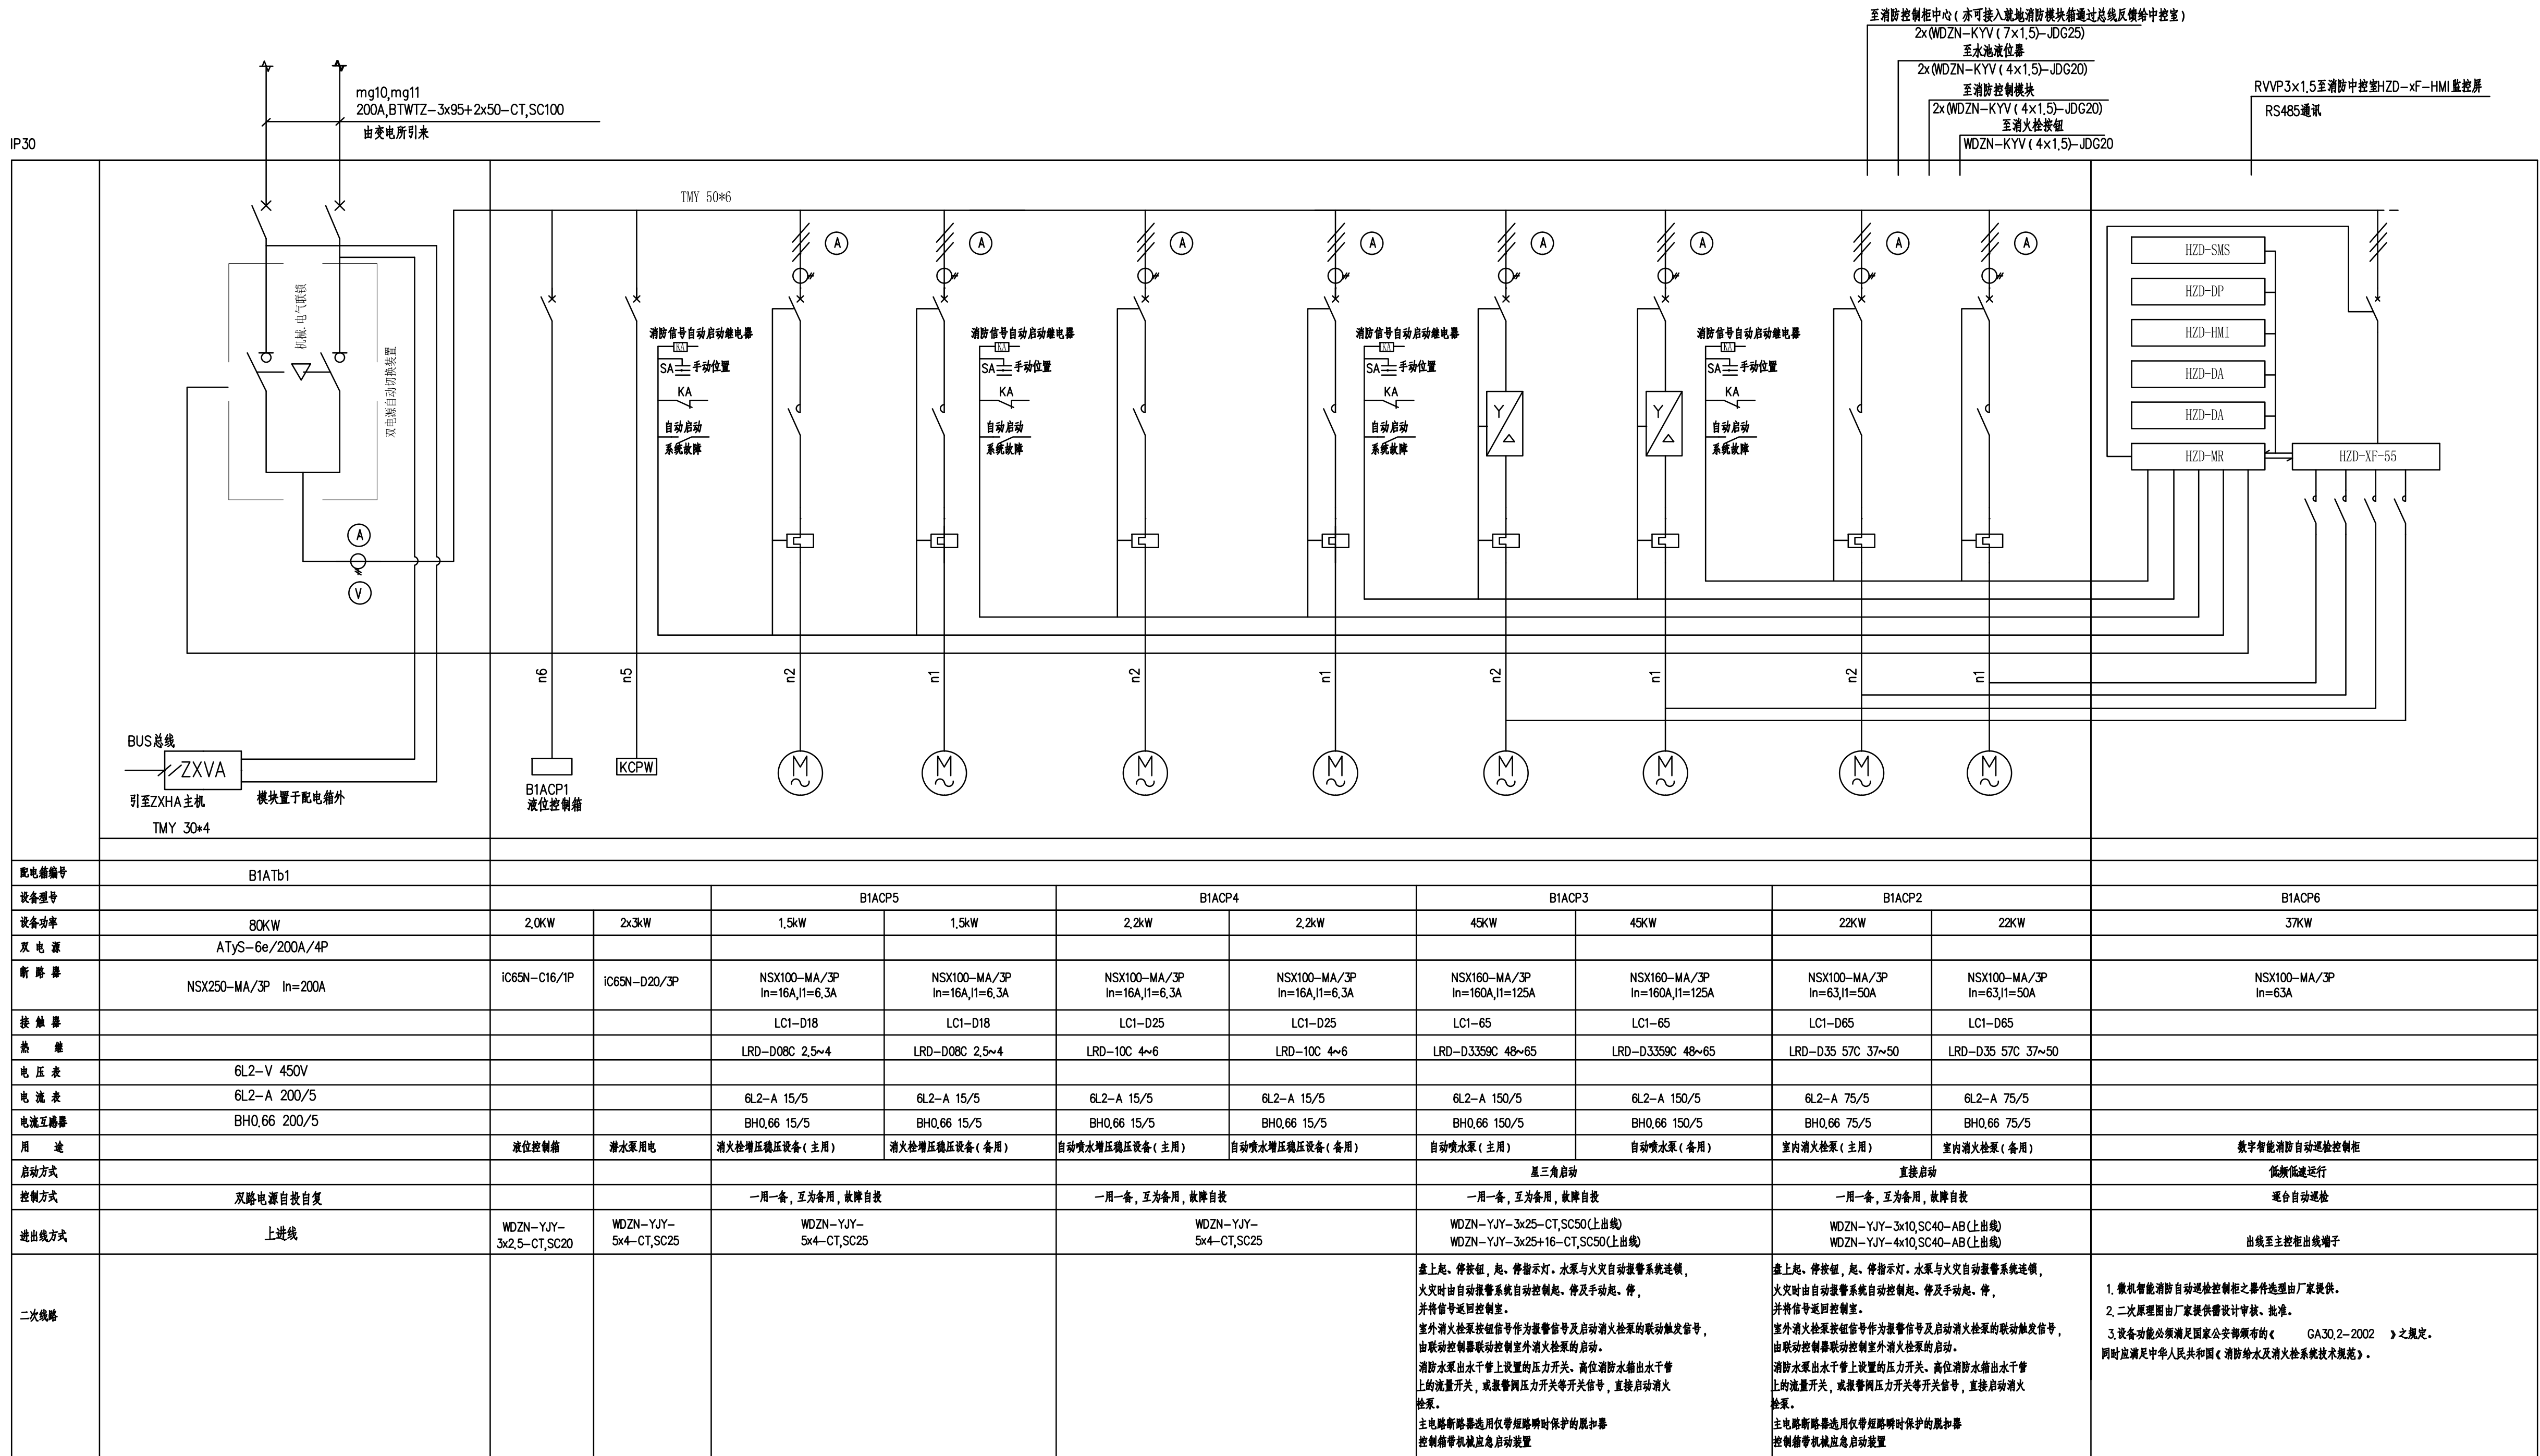

建设单位 深圳市地铁集团有限公司
CLIENT:



奥意建筑工程设计有限公司
A+E Design Co., Ltd.
甲级资质 A144002927
Class A Qualification, No. A144002927
建筑行业(建筑工程)甲级
Architectural Engineering Design, Class A
电子通信广电行业(电子工程)甲级
Electronic Engineering Design, Class A
网址 (URL): <http://www.ae-design.cn>

合作设计单位:
CODESIGN

利安顾问(中国)有限公司
LEIGH & ORANGE LTD.
香港英皇道979号
九龍尖沙咀彌敦道401號
401, DORSET HOUSE,
HONG KONG.
TEL: 852 2591 9933
FAX: 852 2517 9933
www.leighorange.com

盖章区
STAMP AREA

3	2020.10	施工图
2	2021.06.20	施工图
1	2016.12.30	报审施工图
版次	发行日期	摘要
REV.	ISSUE DATE	DESCRIPTION
发行记录		
工 艺	左新明	
通 信 信 息		
电 气		
气 候 动 力		
暖通空调	陈君	
给水排水	吴宗俊	
结 构	黄卓	
建筑总图	廖惠芬	
专 业	姓 名	签 署
DISCIPLINE	FULL NAME	SIGNATURE
会 签 COORDINATION		
项目负责人 PRIMARY CUSTodian	孙 明	2020.10
项目负责 PROJECT MANAGER	吴昌伟	2021.06.20
审 定 APPROVE	张国庆	2016.12.30
审 核 EXAMINER	张国庆	2016.12.30
主 审 MAIN ENGINEER	卢江华	2016.12.30
设 计 DESIGN	余培贤	2016.12.30
绘 图 DRAWING	余培贤	2016.12.30
联 系 DUTY	余培贤	2016.12.30
设计盖章		
设计阶段 JOB STAGE	施工图	专 业
项目名称 PROJECT	地铁前海时代广场T201-0071 宗地项目一期(1-1号地块)	电 气
子项名称 ITEM	公交首末站及公配	
图 名 DWG. TITLE	配电箱接线图(一)	
工 程 号 PROJECT NO.	子项号 ITEM NO.	图 号 DWG. NO.
14-002	02	DE-J01
比 例 SCALE	1:100	版 次 REV.
		3