


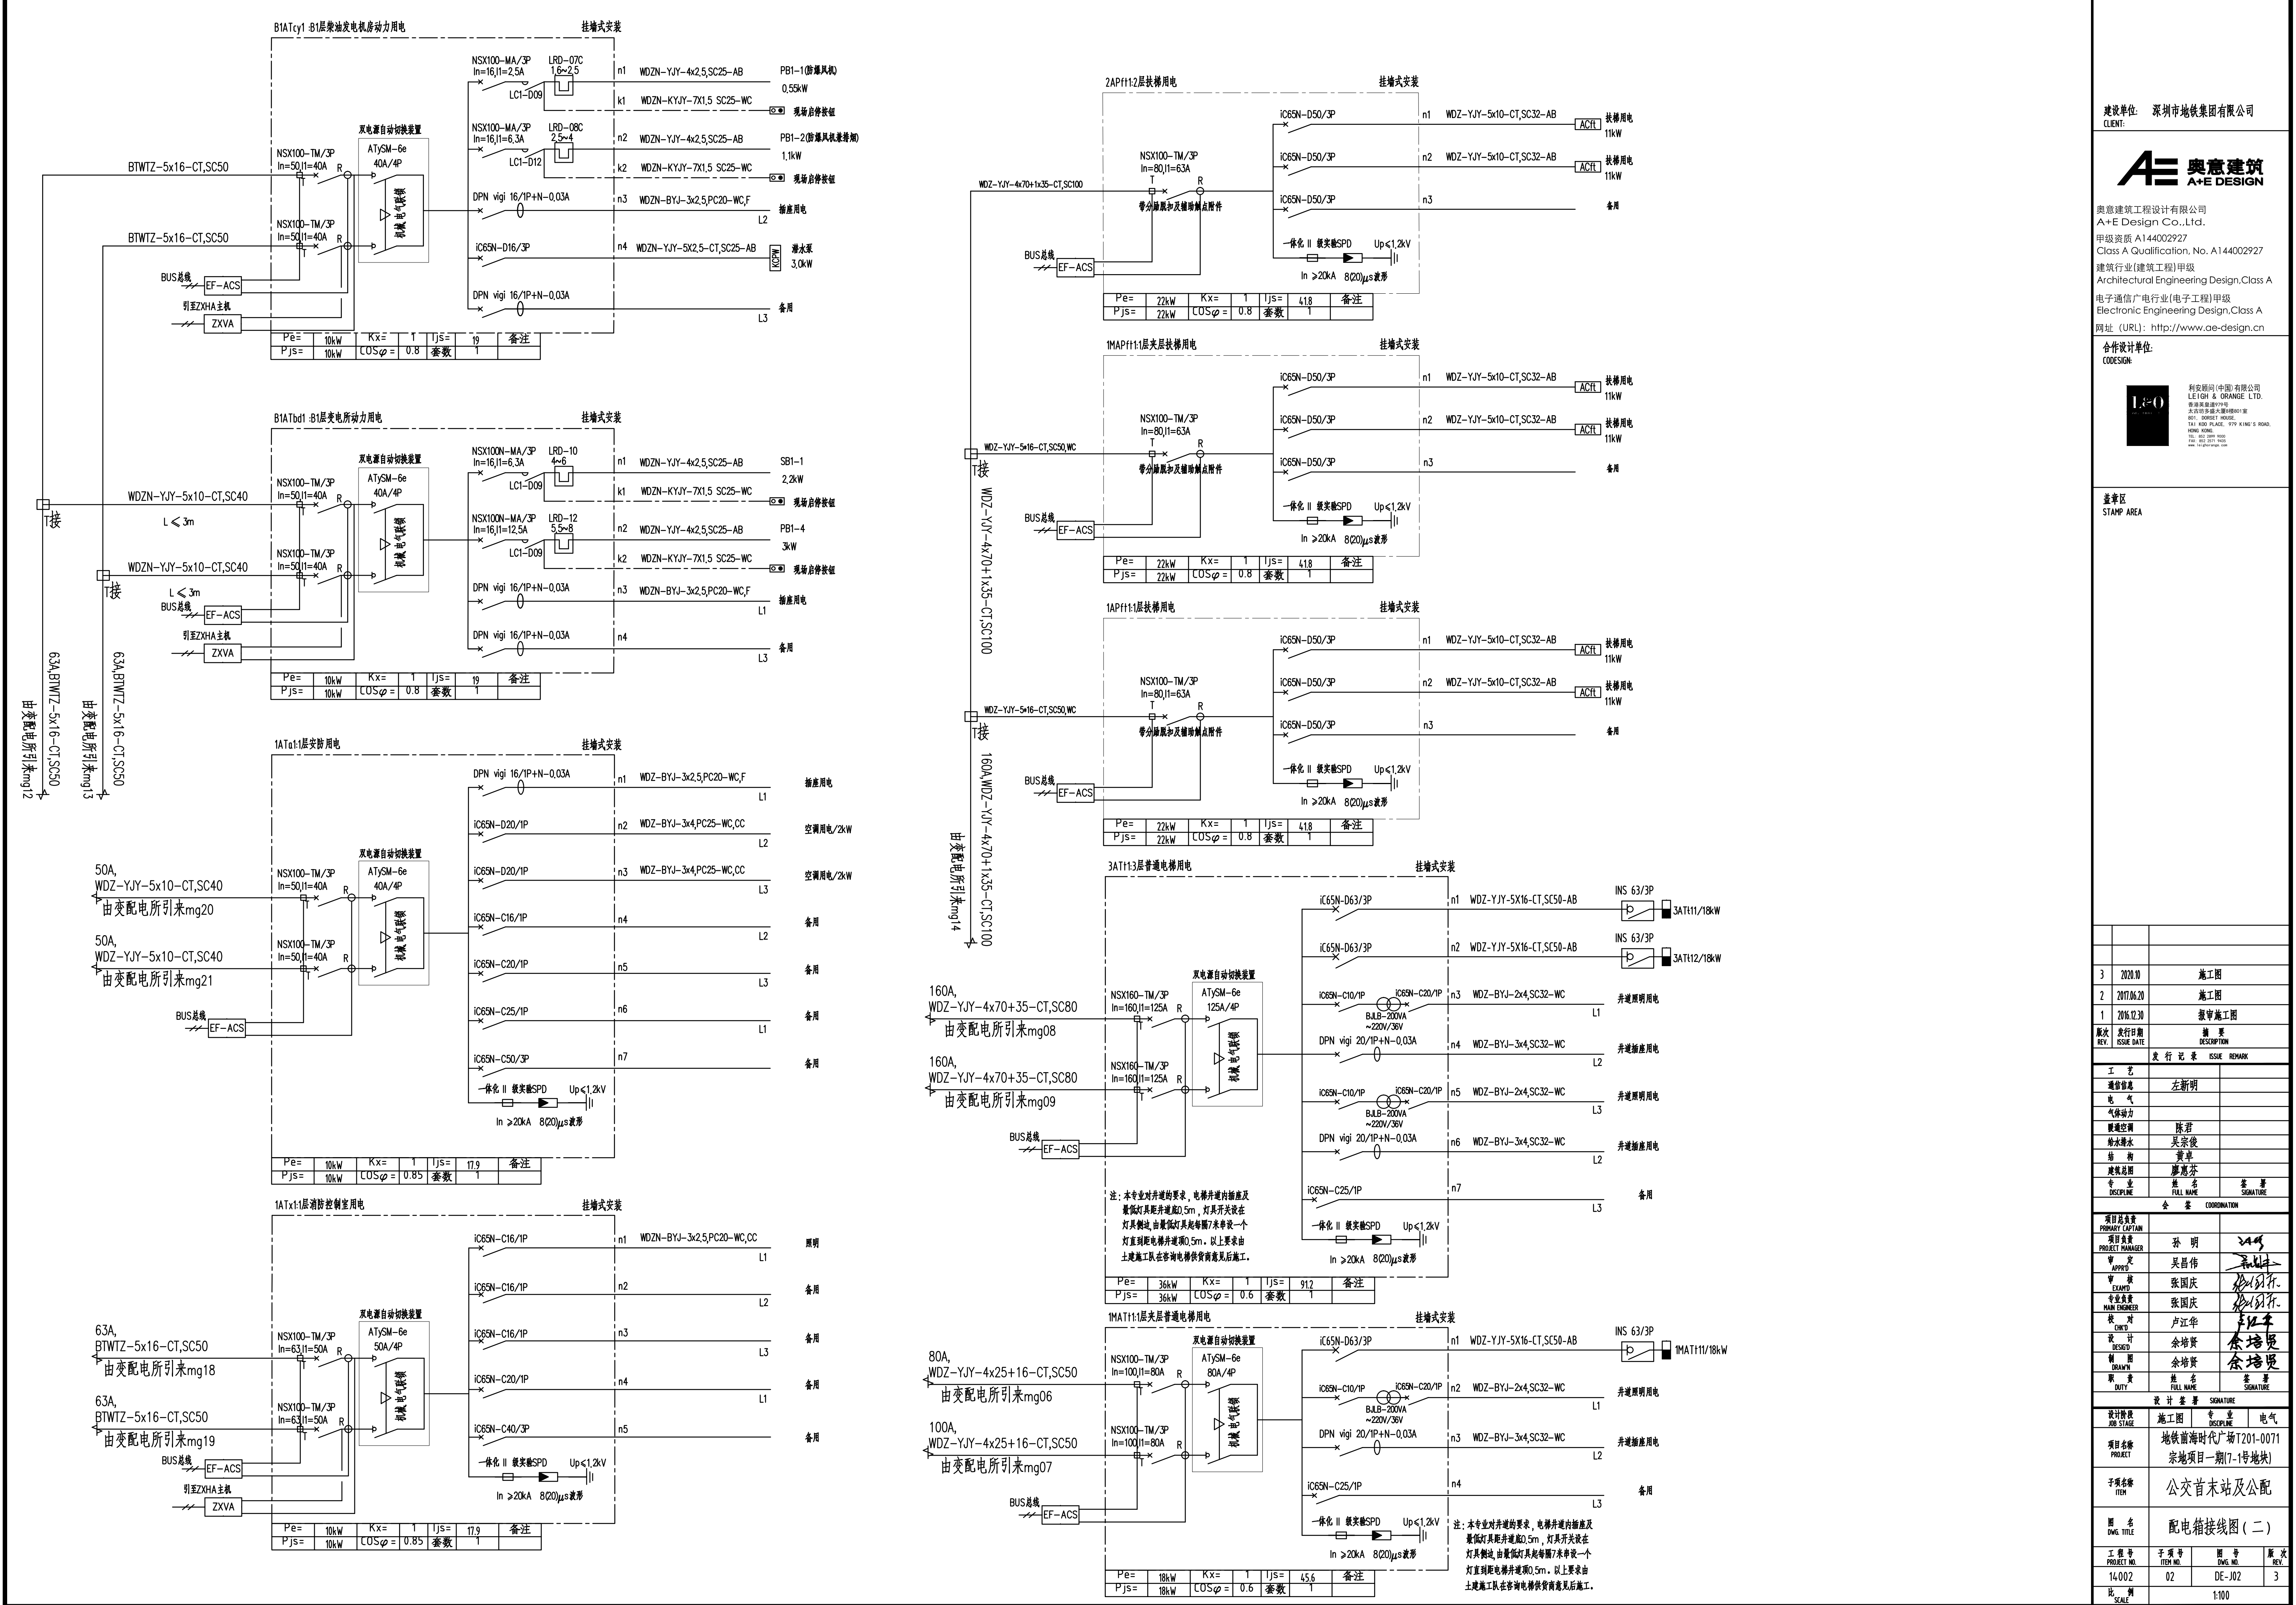

建设单位：深圳市地铁集团有限公司
CLIENT:



奥意建筑工程设计有限公司
A+E Design Co., Ltd.
甲级资质 A144002927
Class A Qualification, No. A144002927
建筑行业(建筑工程)甲级
Architectural Engineering Design, Class A
电子通信广电行业(电子工程)甲级
Electronic Engineering Design, Class A
网址 (URL): <http://www.ae-design.cn>

合作设计单位:
CODESIGN:



盖章区
STAMP AREA

3 2020.10 施工图

2 2017.06.20 施工图

1 2016.12.30 报审施工图

版次 REV. 发行日期 ISSUE DATE 描述 DESCRIPTION

工 艺

通 信 电 气

气 体 保 护

暖 通 空 调

给 水 排 水

结 构

建 筑 总 图

专 业 DISCIPLINE 姓 名 FULL NAME 签 署 SIGNATURE

会 签 COORDINATION

项目总负责 PROJECT MANAGER 孙 明

审 定 APPR. 吴昌伟

审 核 EXAM. 张国庆

专 业 负 责 人 MAIN ENGINEER 张国庆

设 计 DESIG. 余培贤

校 对 CHECK. 余培贤

图 名 TITLE 配电箱接线图 (二)

工 程 号 PROJECT NO. 14-002

子 项 号 ITEM NO. 02

图 号 DWG. NO. DE-J02

版 次 REV. 3

比 例 SCALE 1:100