
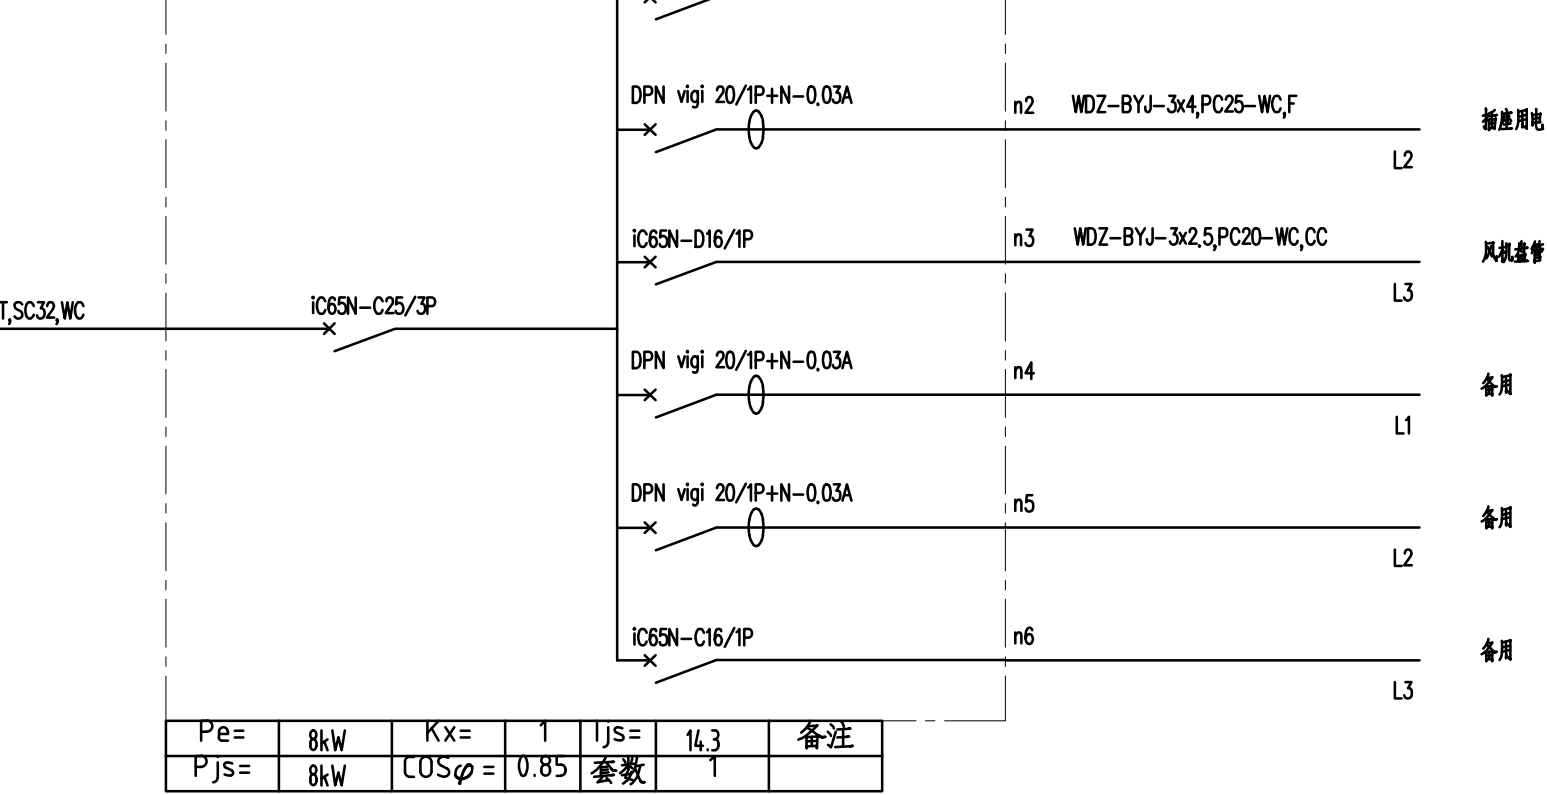
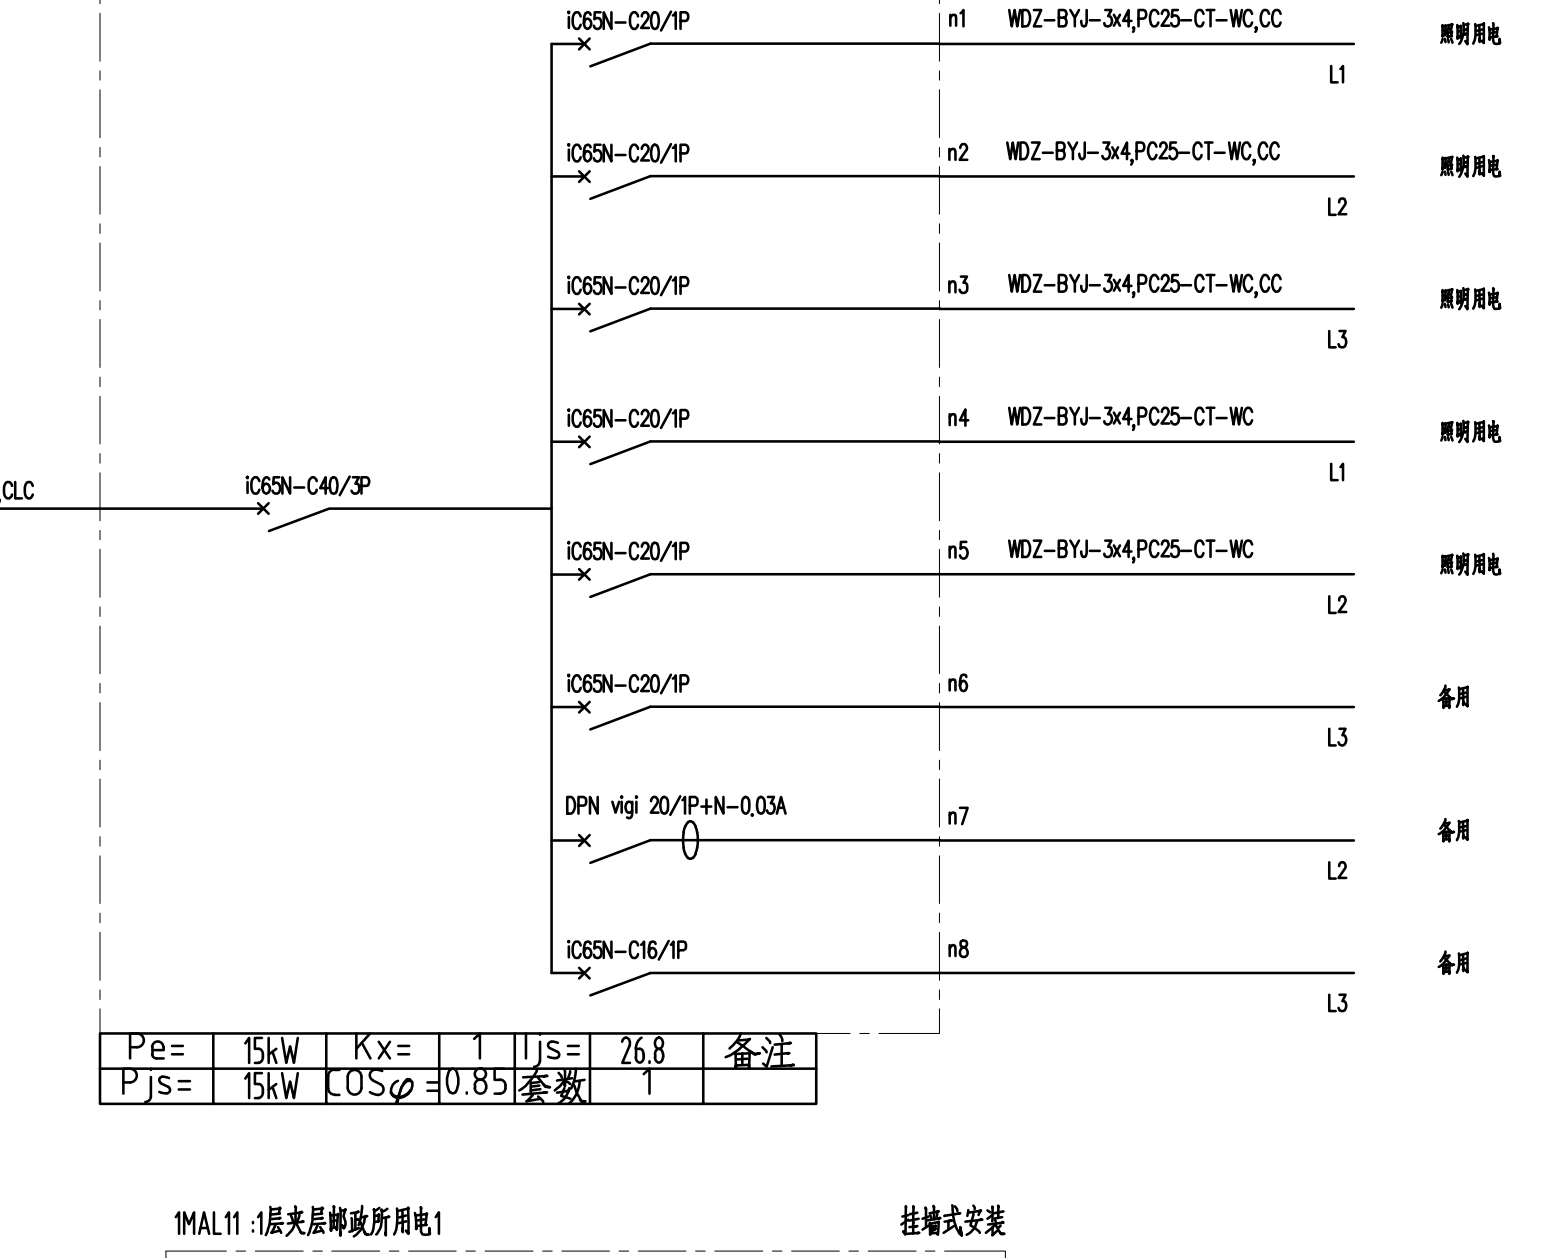
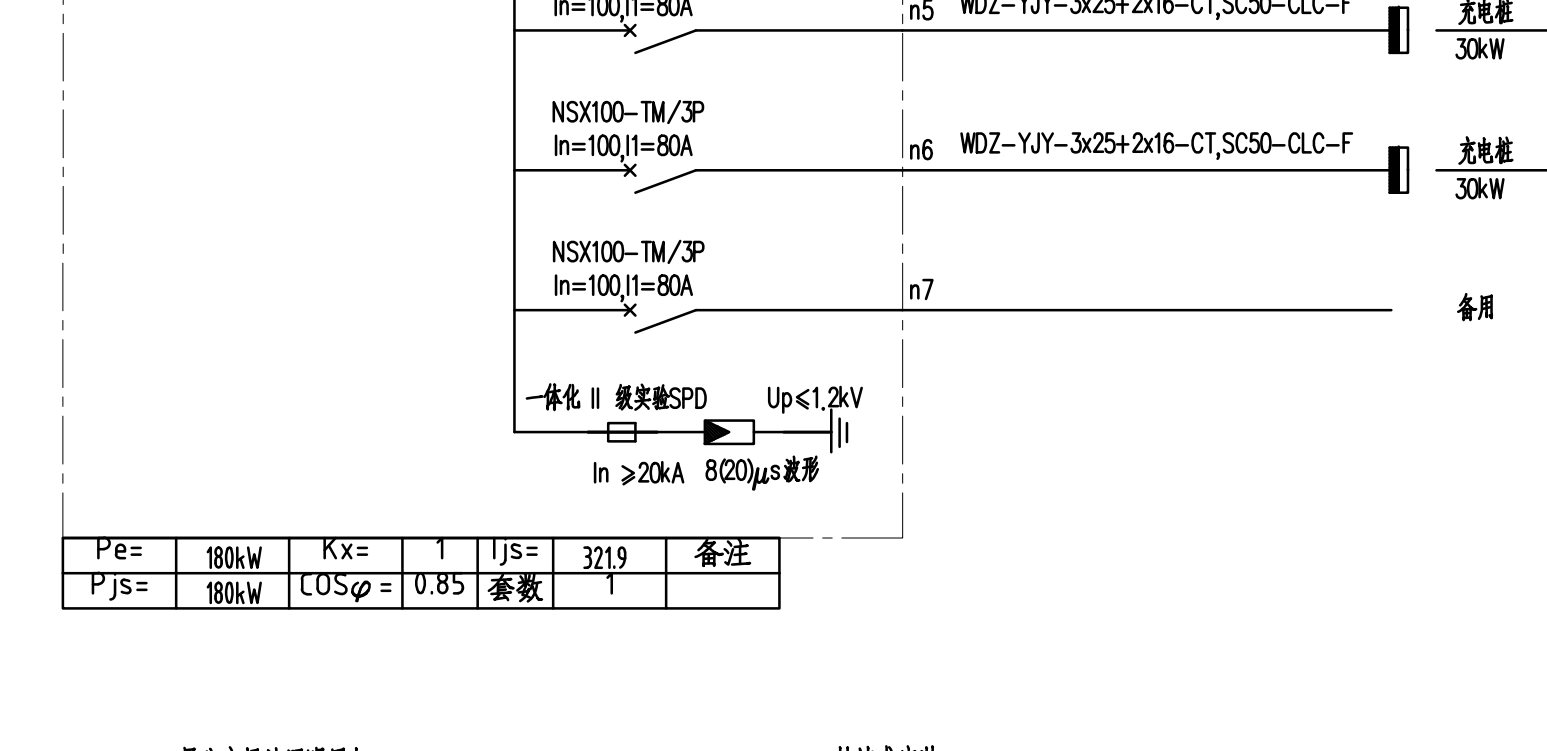


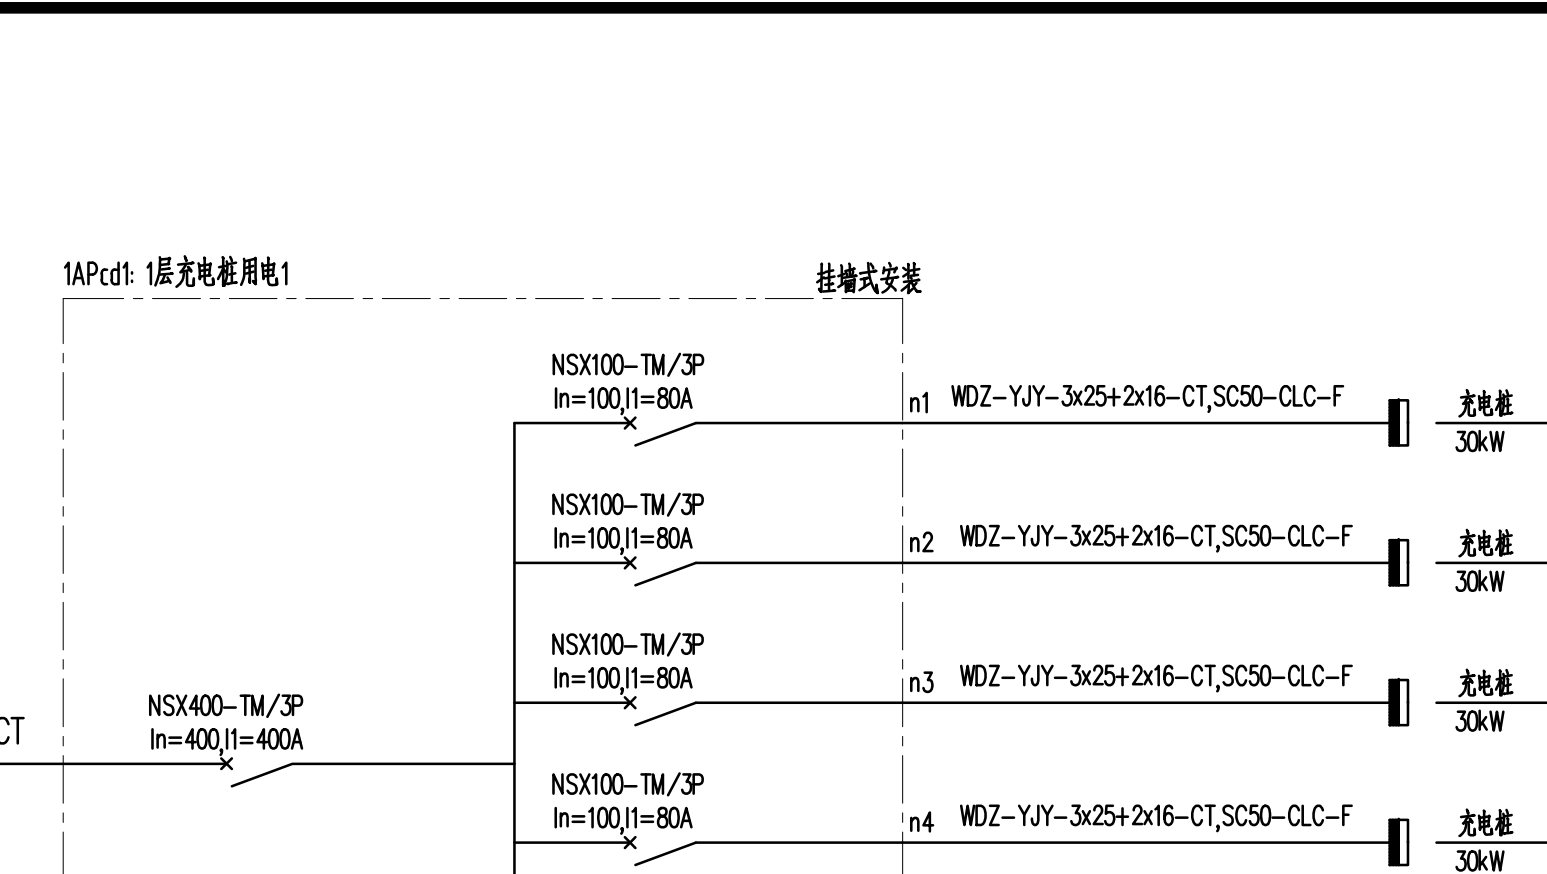

STAMP AREA

3	2020.10	施工图		
2	2019.06.20	施工图		
1	2016.12.30	报审施工图		
版次 REV	发行日期 ISSUE DATE	描 写 DESCRIPTION		
发 行 记 录		ISSUE	REMARK	
工 艺	左新明			
通信信号				
电 气				
气体保护	陈君			
暖通空调	吴家俊			
给排水	黄平			
结 构	廖露芬			
建筑总图				
专业 DISCIPLINE	姓名 FULL NAME	签 署 SIGNATURE		
合 签 COORDINATION				
项目总负责 PRIMARY CAPTAIN	孙 明		2019	
项目经理 PROJECT MANAGER	吴昌伟		张利平	
审 定 APPROVED	张国立		张国立	
审 核 CHECKED	张国立		张国立	
专业负责人 MAIN ENGINEER	卢江华		卢江华	
校 对 CHECKED	余培贤		余培贤	
设 计 DESIGNED	余培贤		余培贤	
制 图 DRAWN	余培贤		余培贤	
职 务 DUTY	姓 名 FULL NAME	签 署 SIGNATURE		
设计人签署 SIGNATURE				
设计阶段 JOB STAGE	施工图	专业 DISCIPLINE	电气	
项目名称 PROJECT	地铁前海时代广场T201-0071 宗地项目一期(7-1号地块)			
子项名称 ITEM	公文首末站及公配			
图 名 DWG TITLE	配电箱接线图 (三)			
工程号 PROJECT NO.	子项号 ITEM NO.	图 号 DWG NO.	版 次 REV	
14002	02	DE-J03	3	
说 明 SEAL	1:100			